

ALMACÉN
COTA 0.00 NAVE: NIVEL 62.80

DEPÓSITO PCI
S.C.=90.09 m²

SALA BOMBAS
S.C.=58.50 m²

CASITA CONTROL
S.C.=35.46 m²

ENTRADA PEATONES
CARRER DE CAN FENOSA

SALIDA
LIGEROS/PESADOS

PLANTA NAVE
Escala 1:300

Promotor

SEGro

proyecto
PROYECTO DE SOLICITUD DE LICENCIA DE NAVE INDUSTRIAL SIN ACTIVIDAD DEFINIDA

emplazamiento
CL CAN FENOSA 1-21
Martorelles, Barcelona

contenido plano
PLANTA NAVE
NIVEL ±0,00



plano nº
AR-0101

dibujado L. Sineiro	expediente IN-5443-24	escala 1:500
comprobado A. Izquierdo	archivo	fecha Mayo 2024
el promotor		
el facultativo		
Simón Prieto Benardés Cof. nº 18.664		




inel

Ciutat Ferrer 14, 1º
08912 Badalona, BARCELONA
Tel. +34 934 602 721

info@inel-2000.com
www.inel-2000.com

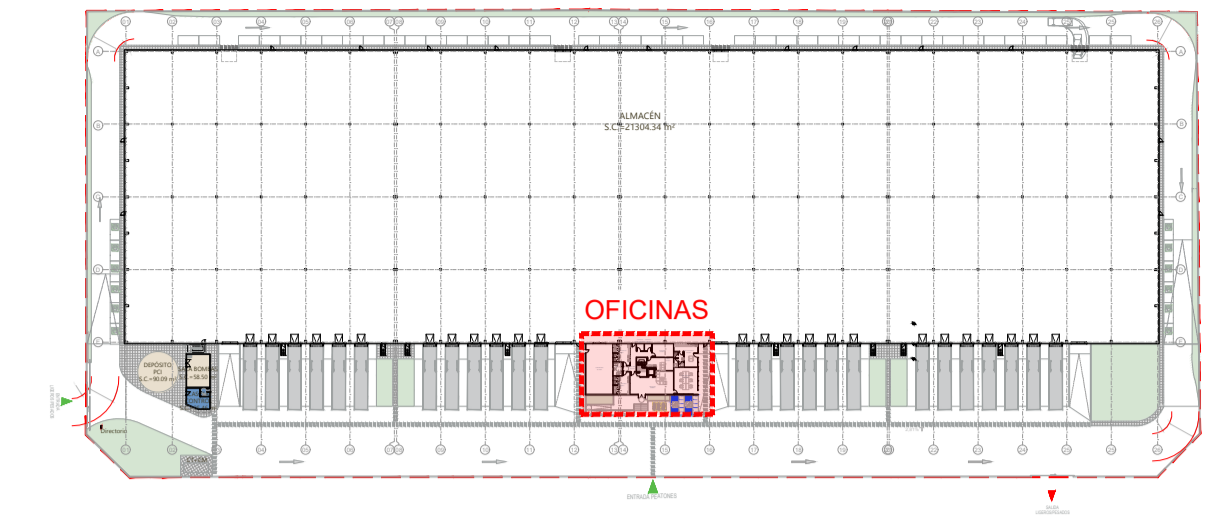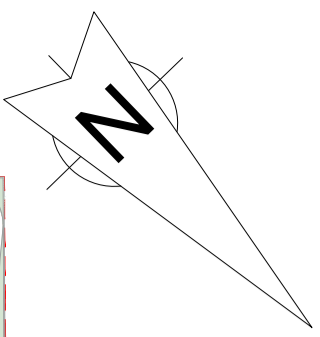

LOCALIZADOR

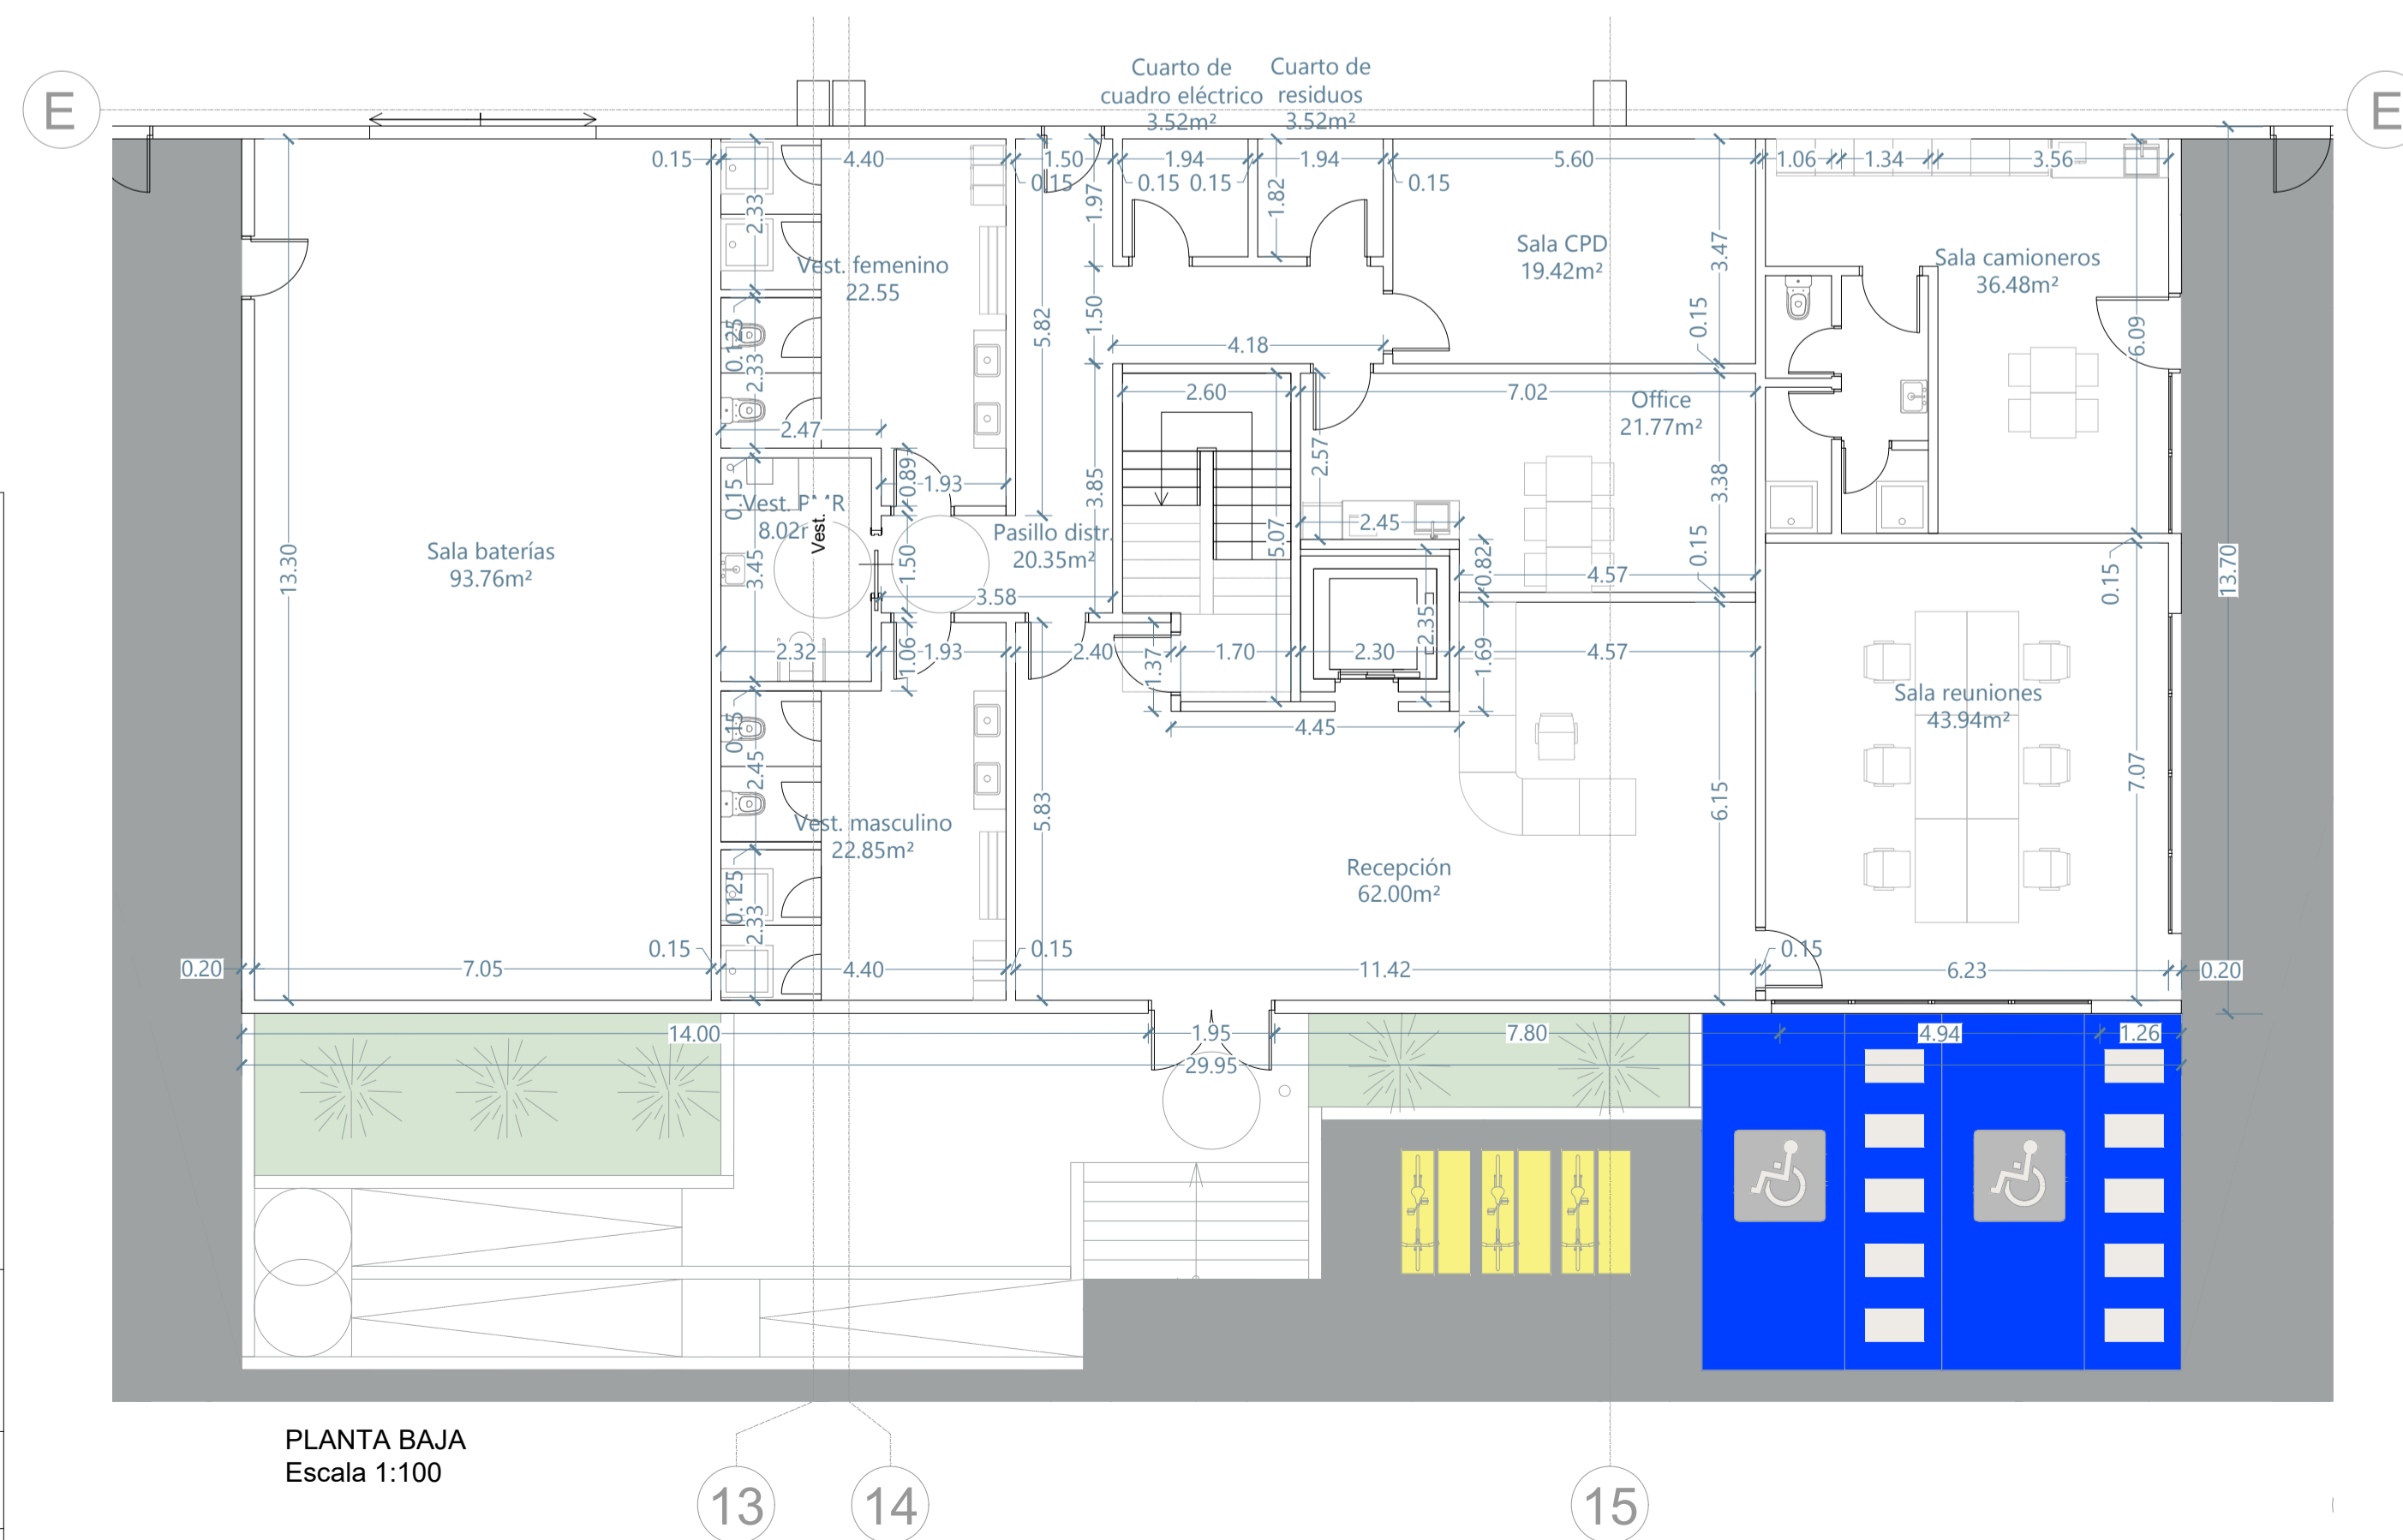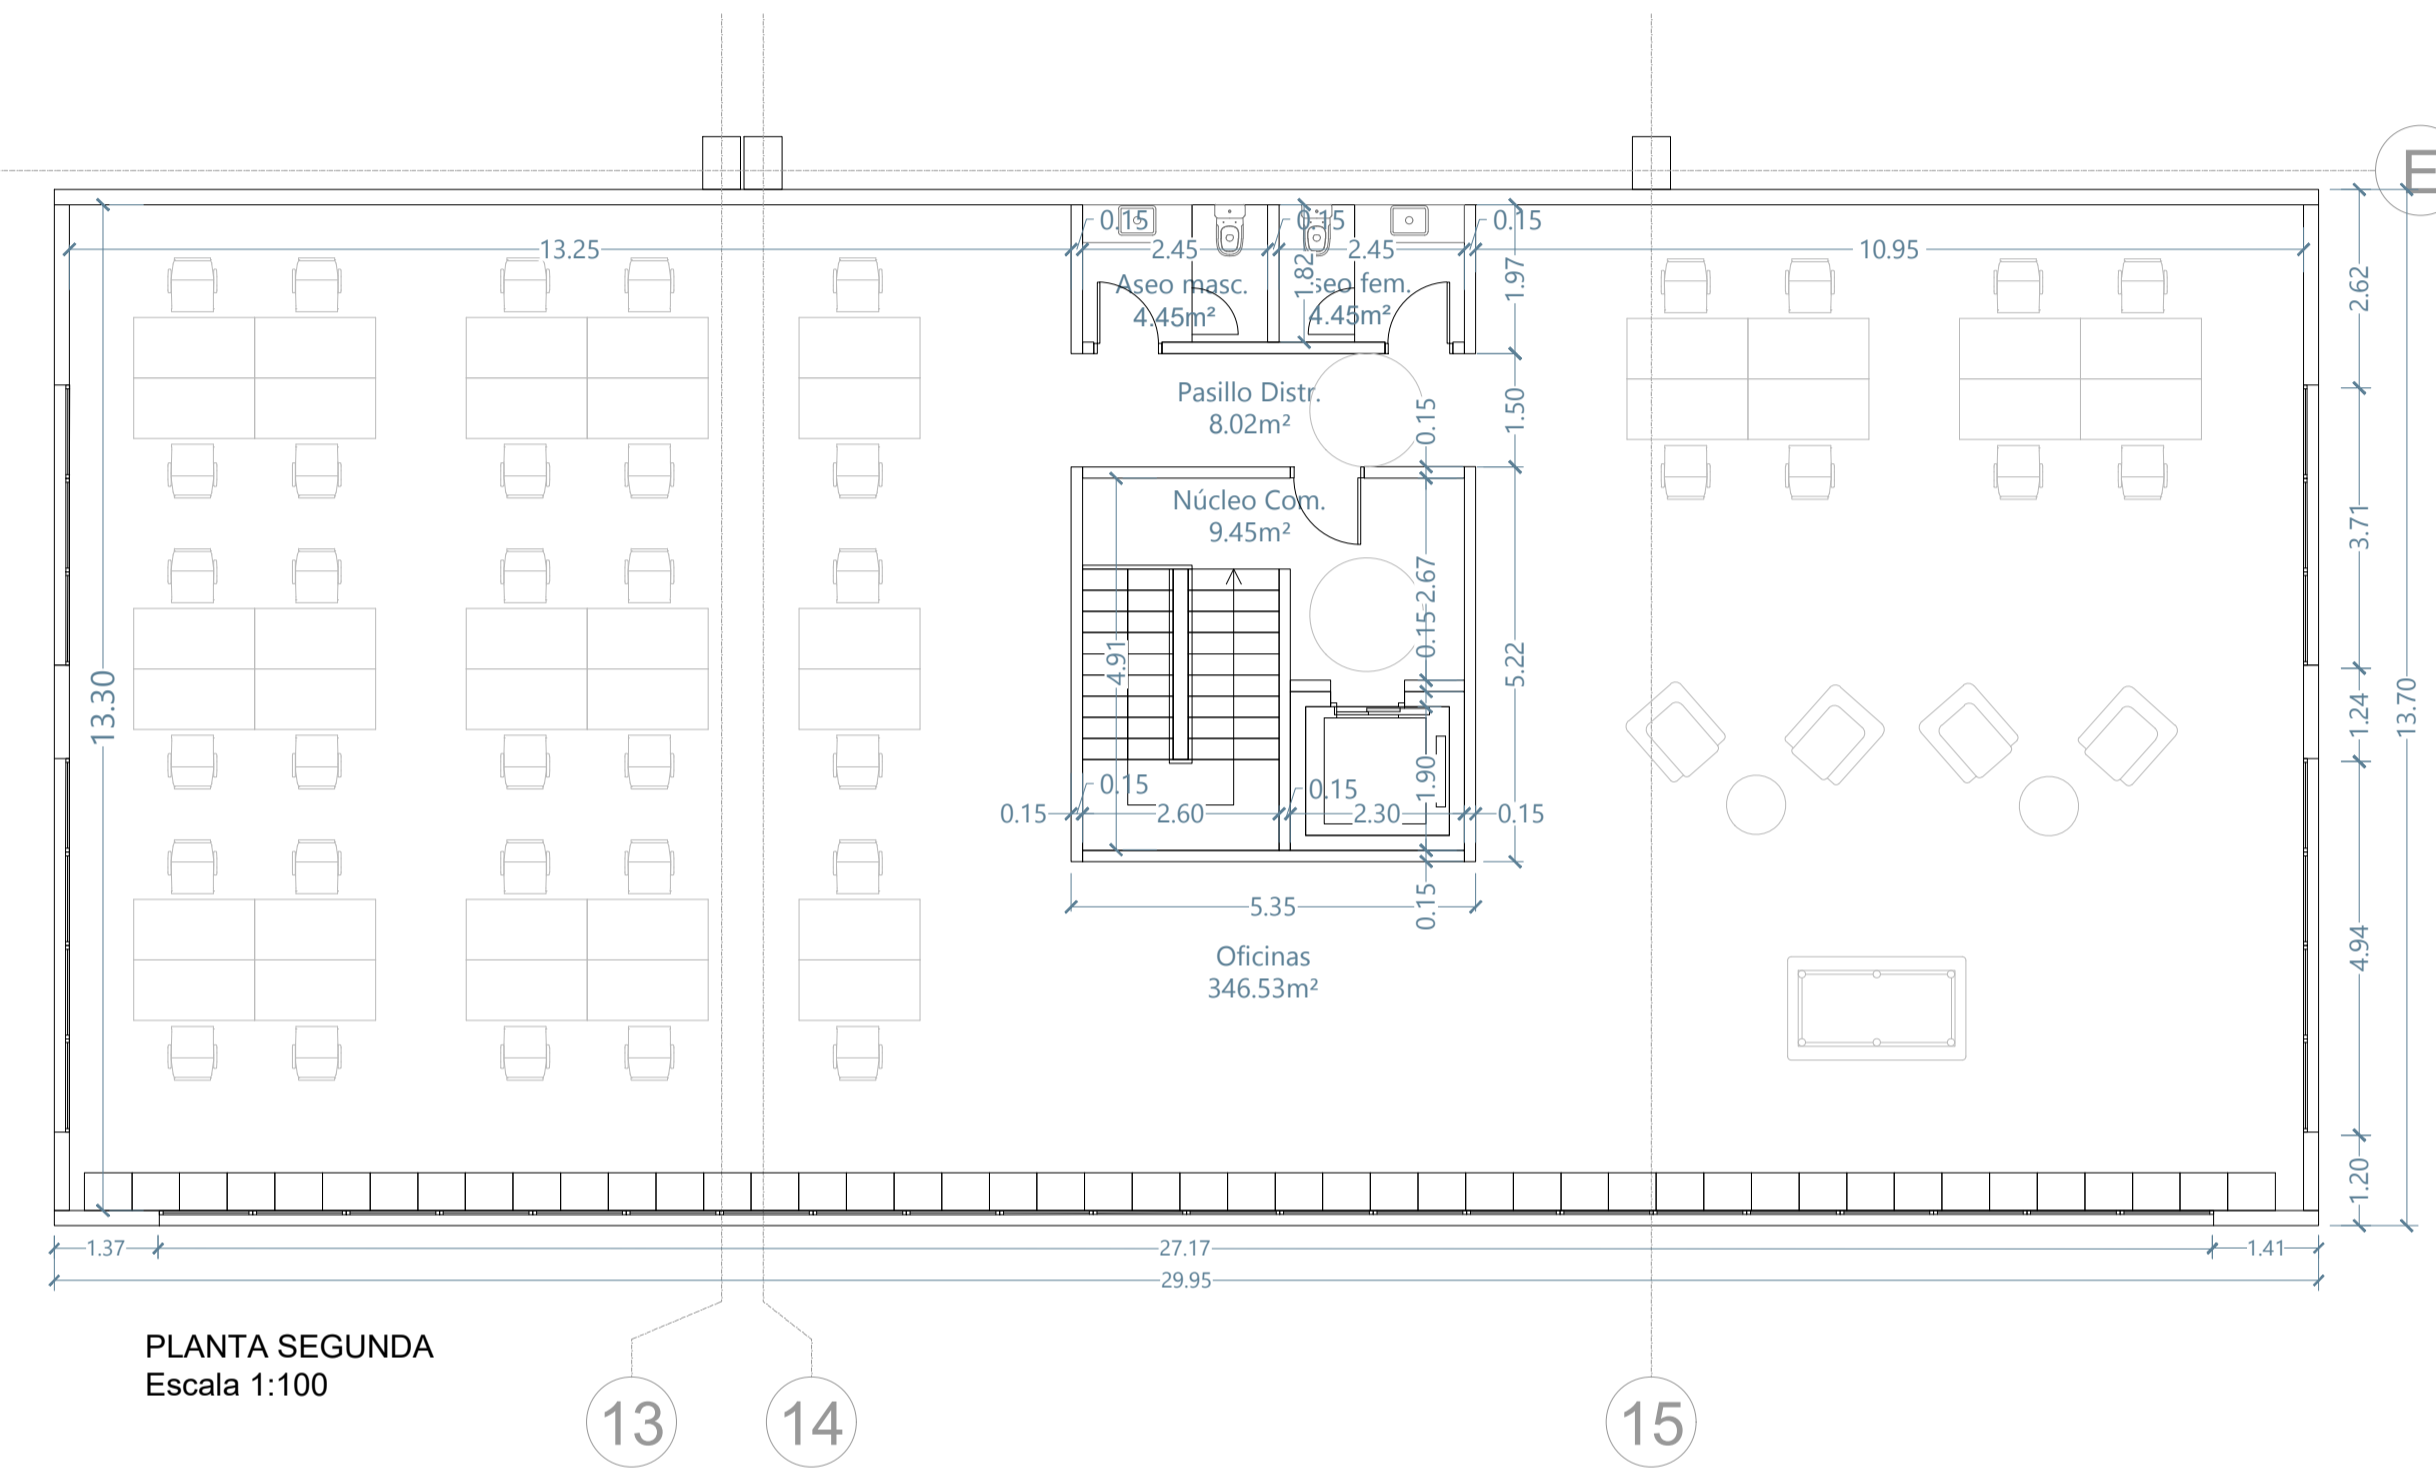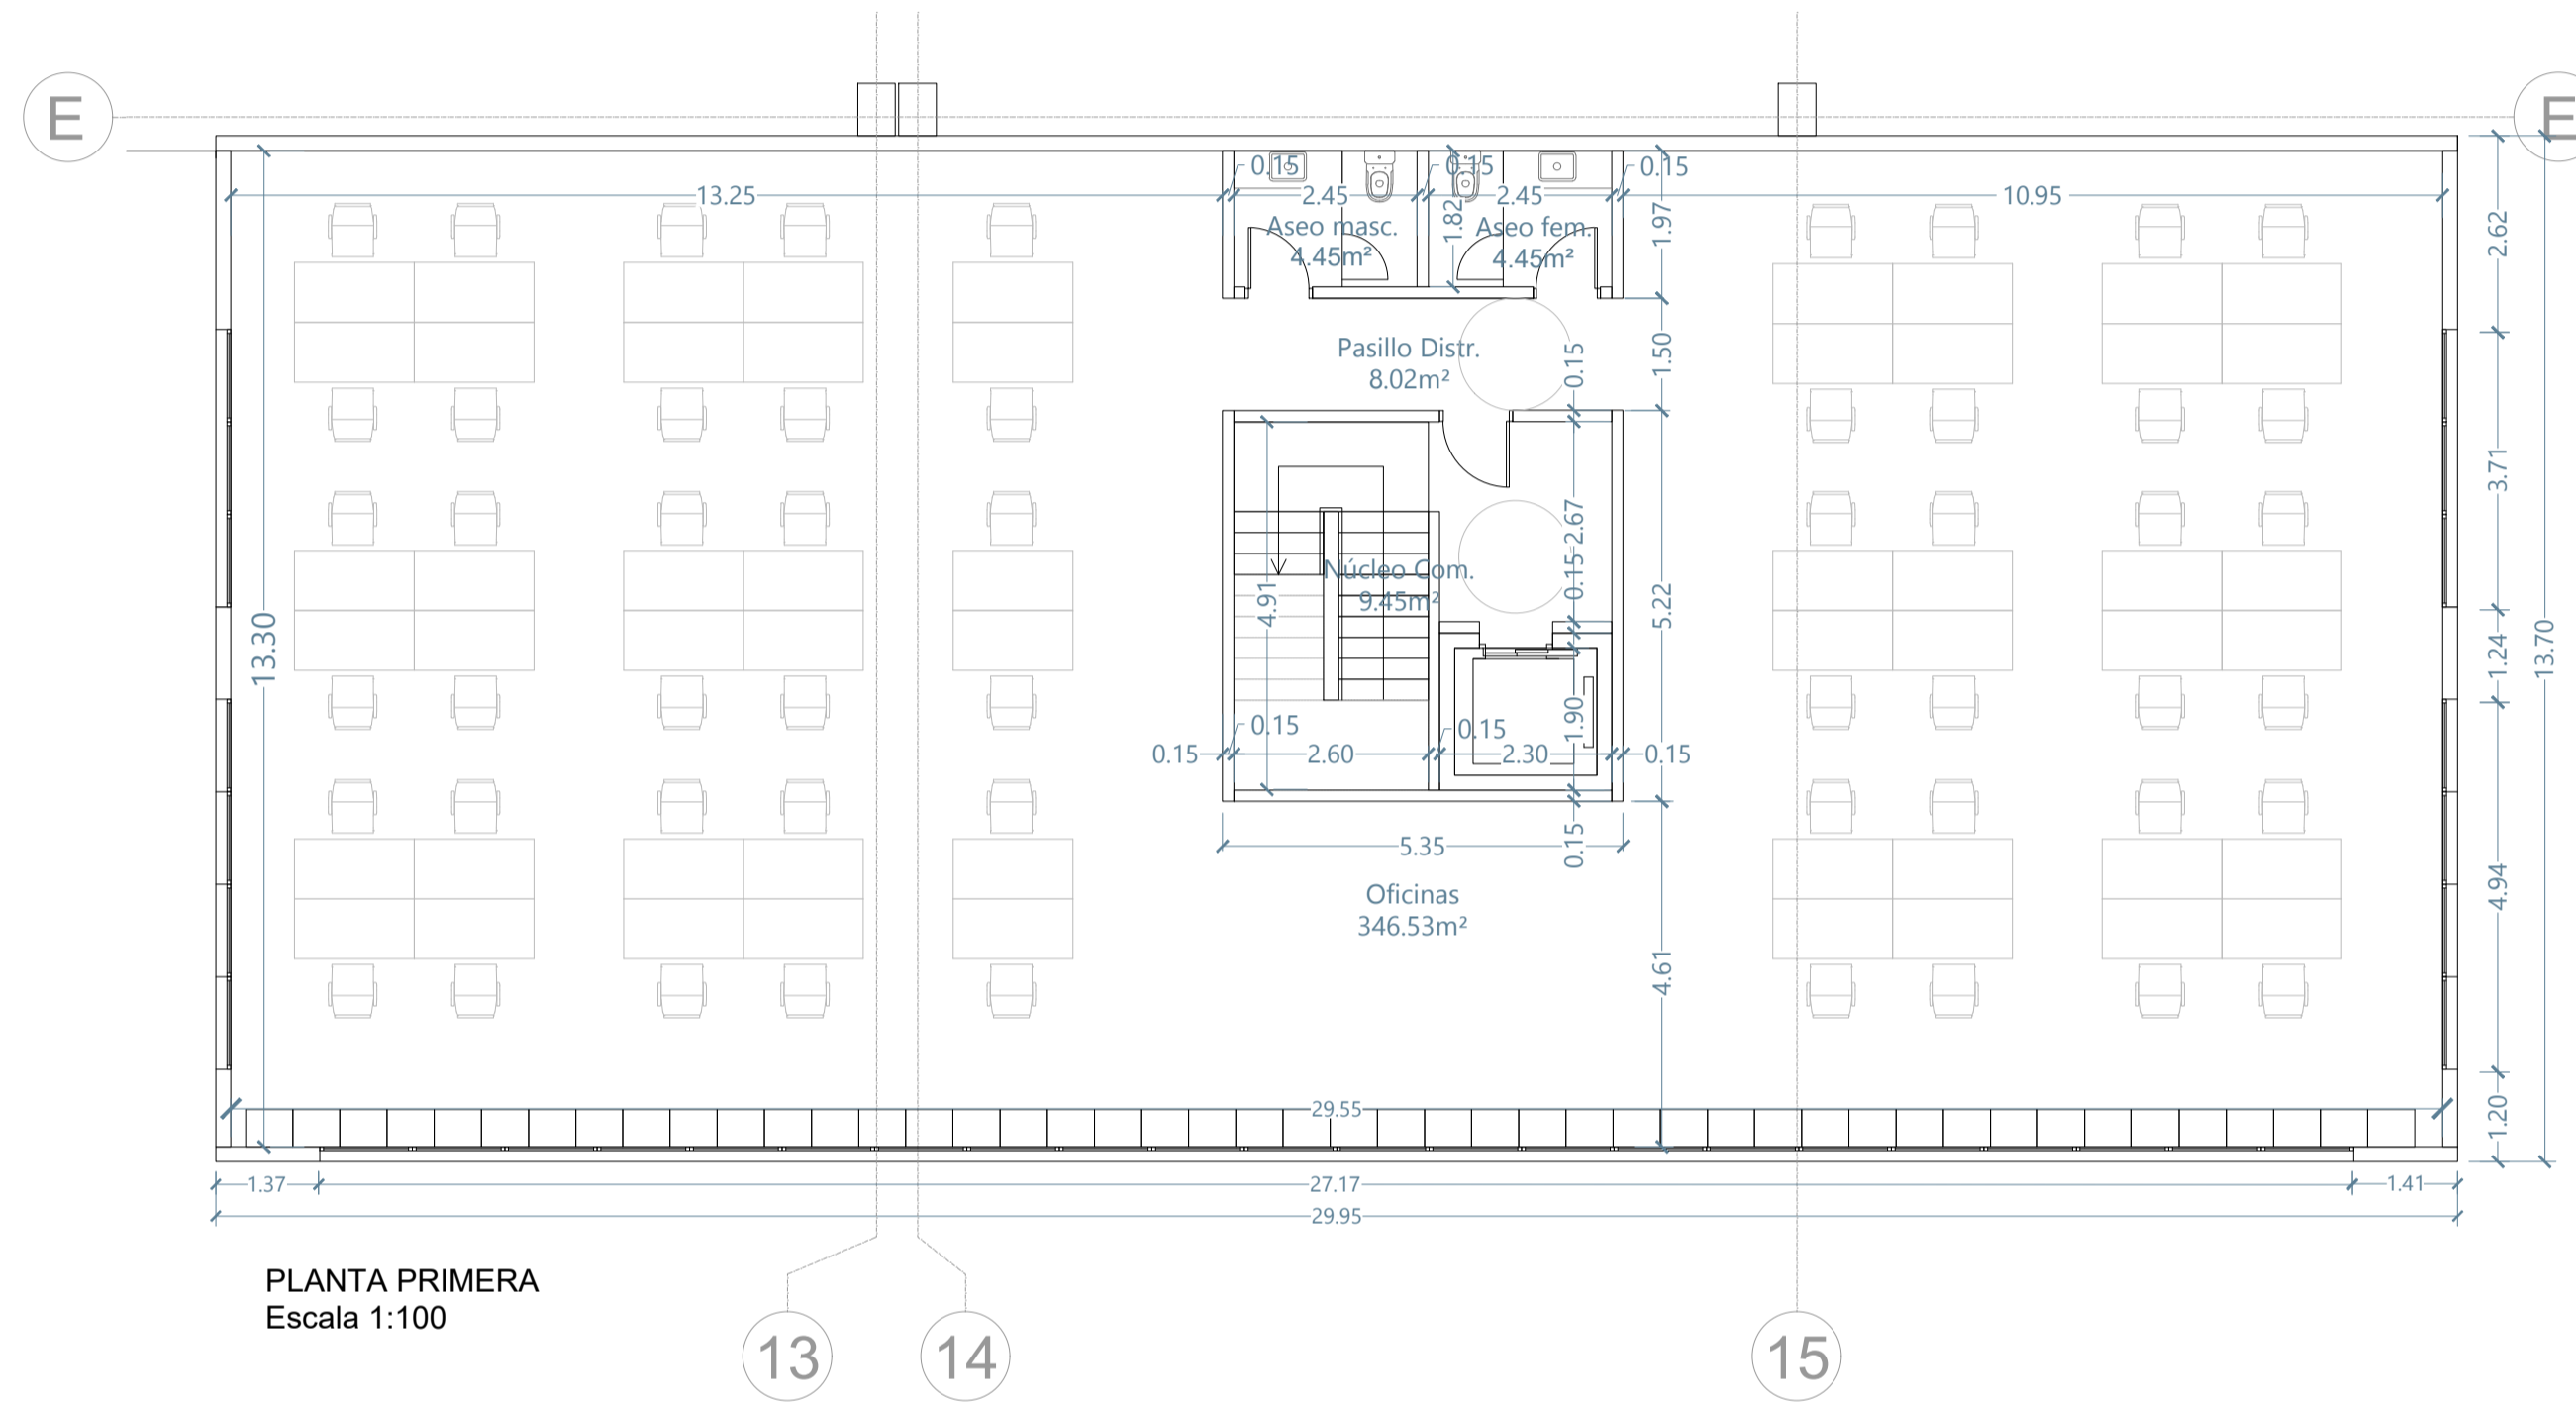

SUPERFICIES ÚTILES	
PLANTA BAJA	SUP (m²)
SALA DE BATERÍAS	93,76
VESTUARIO FEMENINO	22,55
VESTUARIO MASCULINO	22,85
VESTUARIO PMR	8,02
PASILLO DISTRIBUCIÓN	20,35
CUARTO ELÉCTRICO	3,52
CUARTO DE RESIDUOS	3,52
SALA CPD	19,42
OFFICE	21,77
RECEPCIÓN	62,00
SALA CAMIONEROS	36,48
SALA REUNIONES	43,94
PLANTA PRIMERA	
OFICINAS	346,53
NÚCLEO COMUNICACIONES	9,45
PASILLO DISTRIBUCIÓN	8,02
ASEO MASCULINO	4,45
ASEO FEMENINO	4,45
PLANTA SEGUNDA	
OFICINAS	346,53
NÚCLEO COMUNICACIONES	9,45
PASILLO DISTRIBUCIÓN	8,02
ASEO MASCULINO	4,45
ASEO FEMENINO	4,45

SEGRO

PROYECTO DE SOLICITUD DE LICENCIA DE NAVE INDUSTRIAL SIN ACTIVIDAD DEFINIDA

CL CAN FENOSA 1-21 Martorelles, Barcelona

OFICINAS PLANTAS, COTAS, USOS Y SUPERFICIES


AR-0102

dibujado L. Sineiro	expediente IN-5443-24	escala 1:100
comprobado A. Izquierdo	filetero	fecha Mayo 2024

el facultativo
Simón Prieto Benavides
Col. nº: 18.664

inel
Guil i Ferrer 94, 1º
08912 Badalona, BARCELONA
Tel. +34 934 602 721
info@inel-2000.com
www.inel-2000.com

rev.	fecha	modificación por	descripción de la modificación





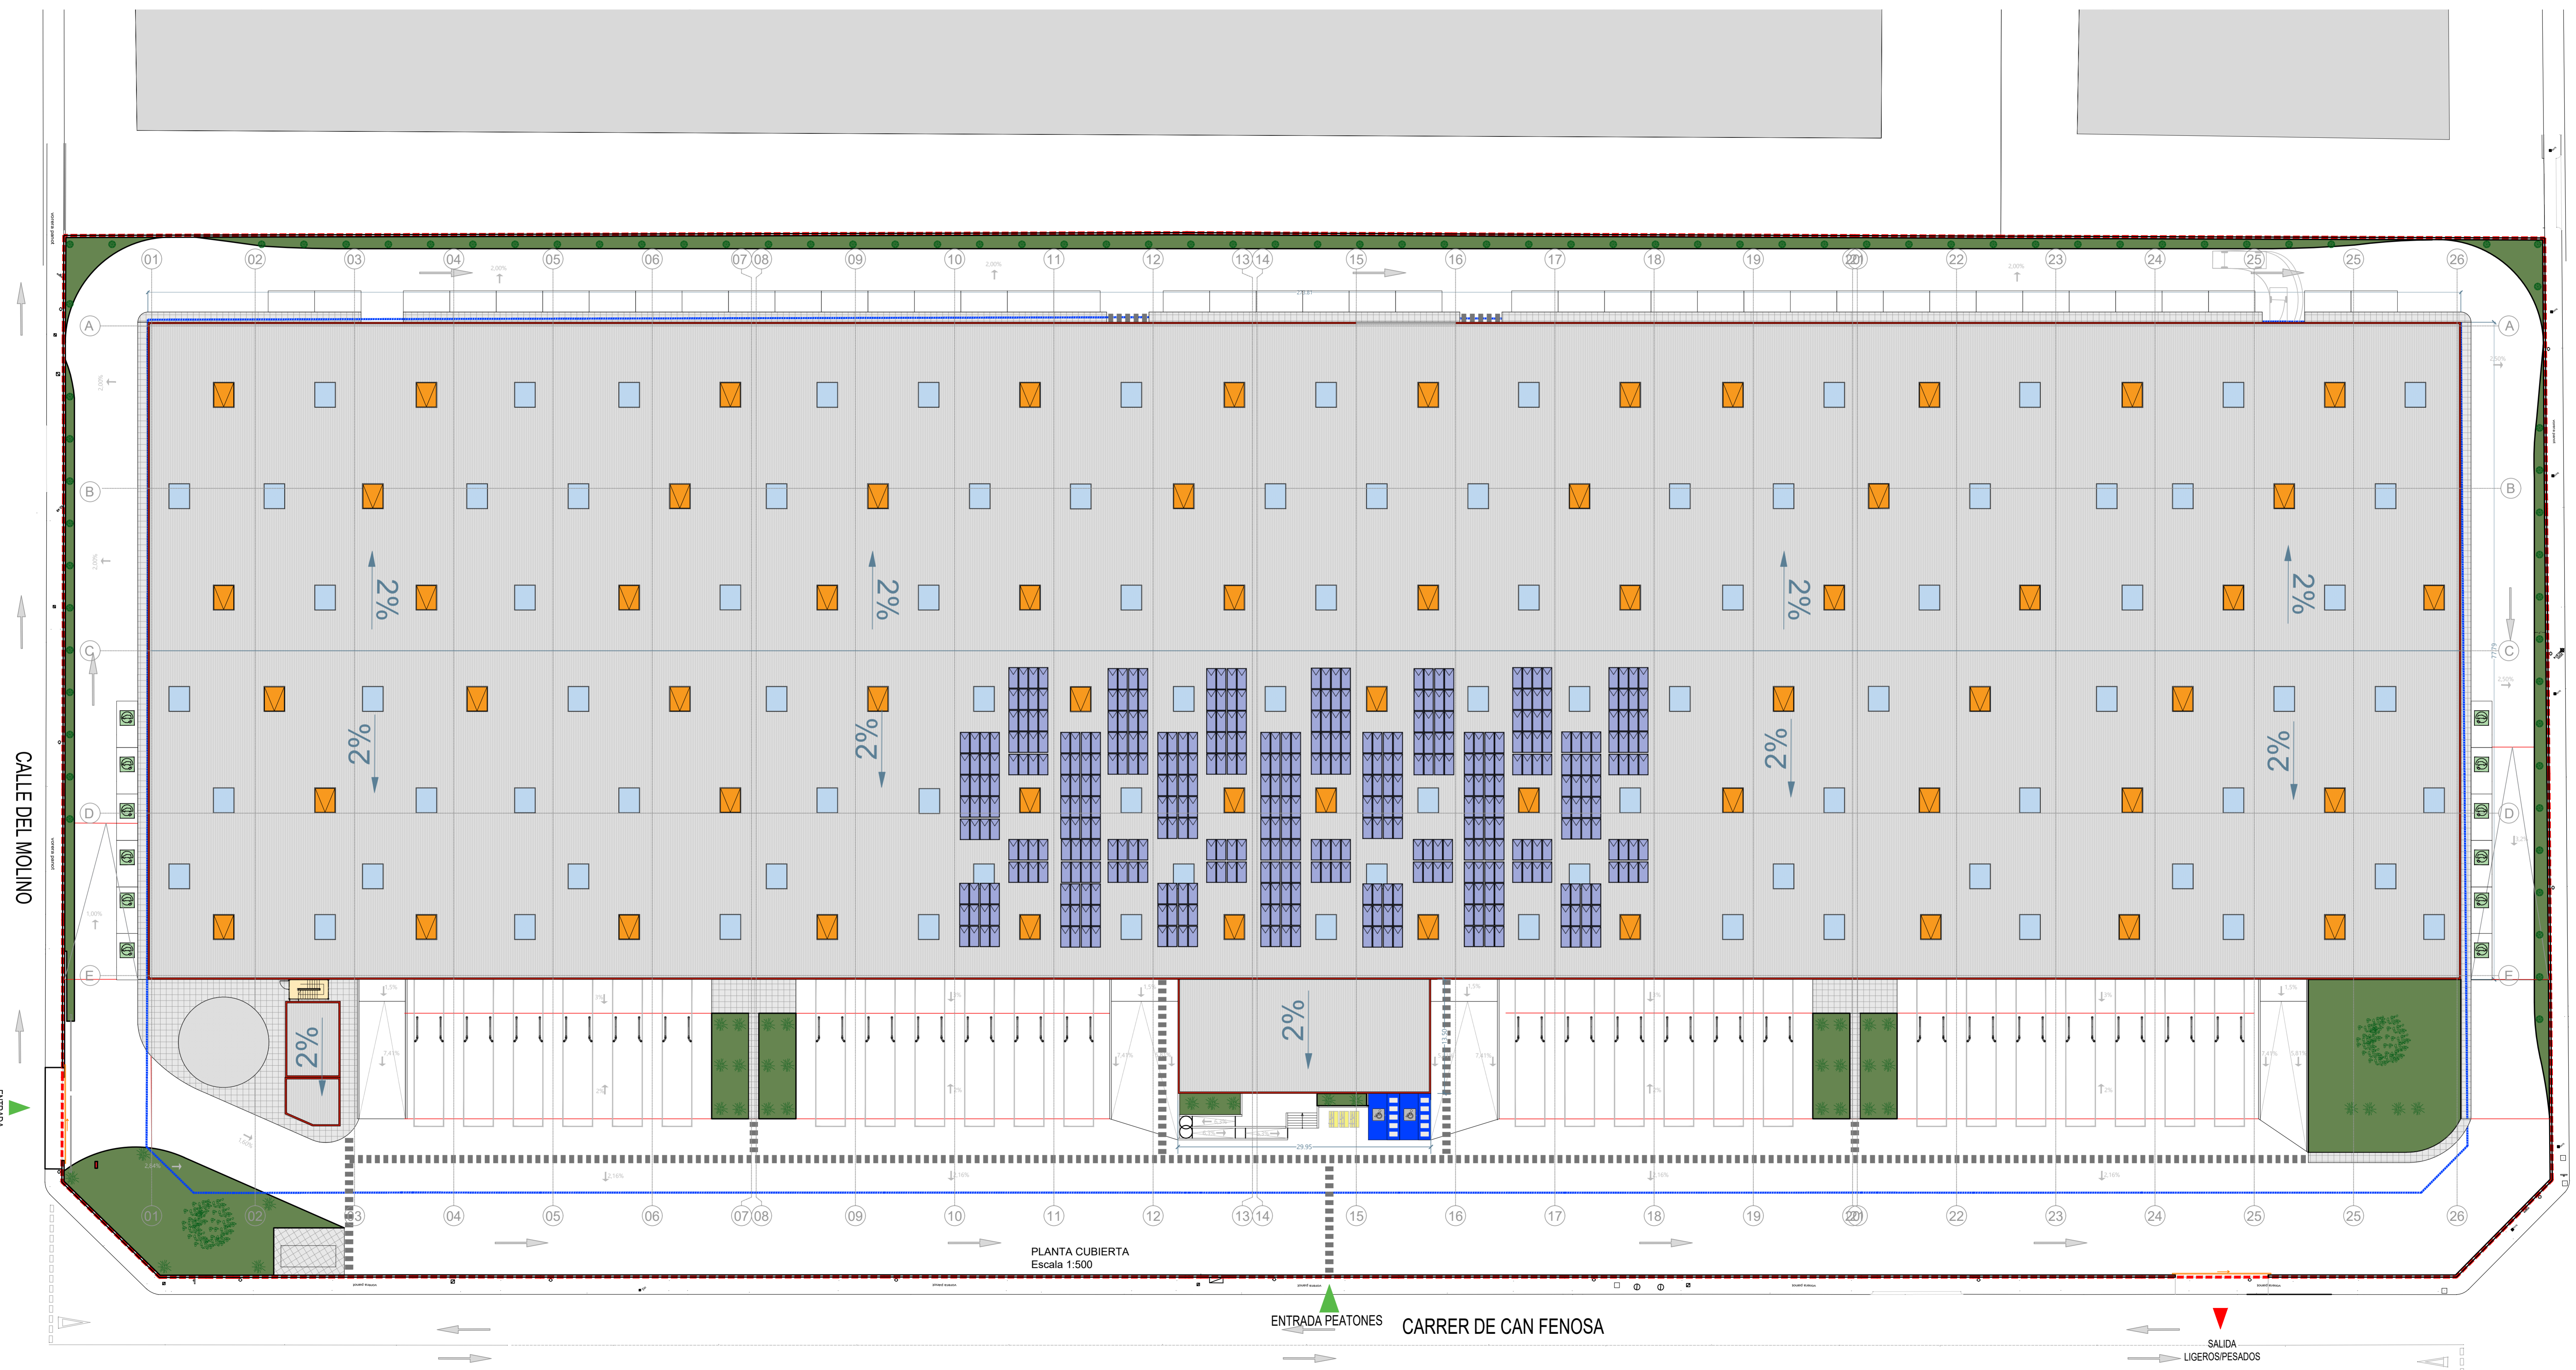


PLANTA CUBIERTA
Escala 1:500

LEYENDA	
	EXLUTORIOS (2,5mx3,0m) 60 unidades
	LUCERNARIOS (2,5mx3,0m) 91 unidades
	PLACAS FOTOVOLTAICAS

PROYECTO DE SOLICITUD DE LICENCIA DE NAVE INDUSTRIAL SIN ACTIVIDAD DEFINIDA		
emplazamiento CL CAN FENOSA 1-21 Martorelles, Barcelona		
contenido plano PLANTA CUBIERTA		
plano nº AR-0103		
dibujado: L. Sineiro	expediente: IN-5443-24	escala: 1:500
comprobado: A. Izquierdo	fichero	fecha: Mayo 2024
el promotor		
el facultativo		
Simón Prieto Benavides Col. nº 18.664		

info@inel-2000.com
 www.inel-2000.com

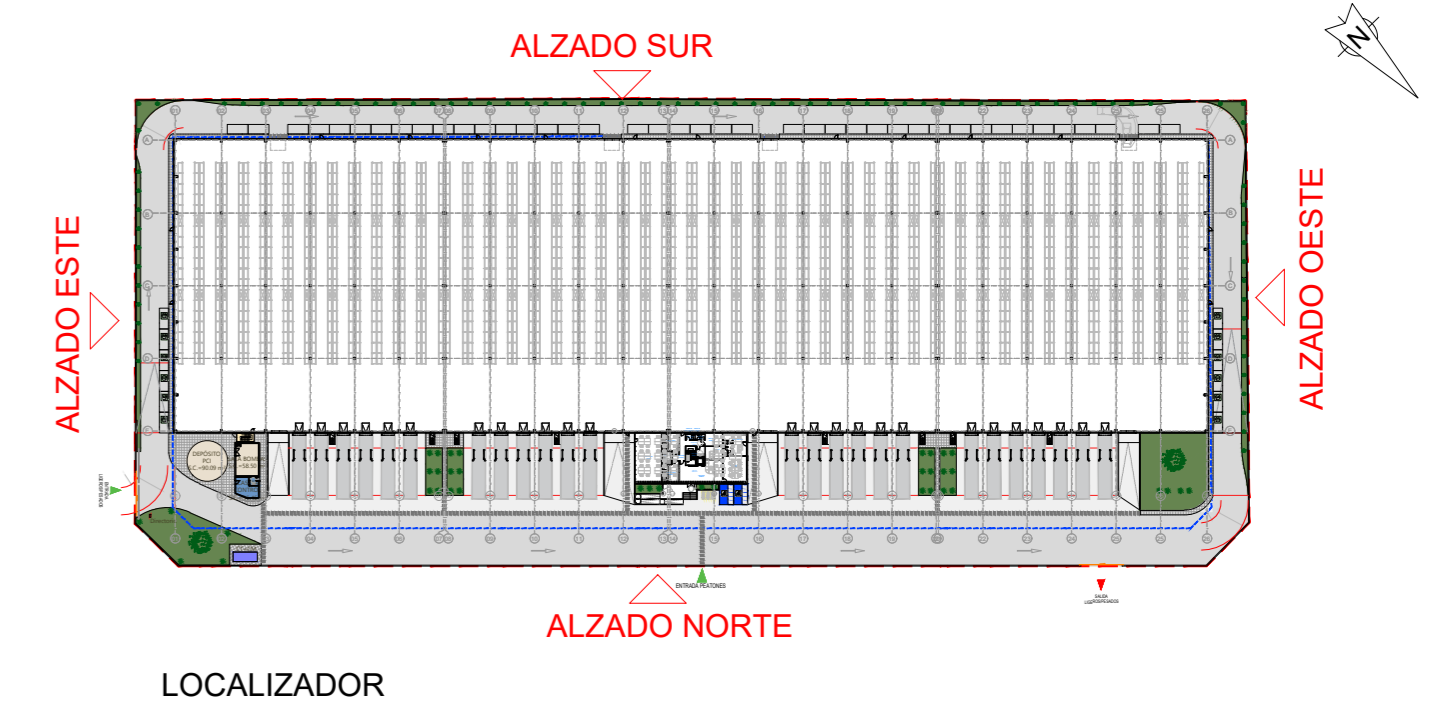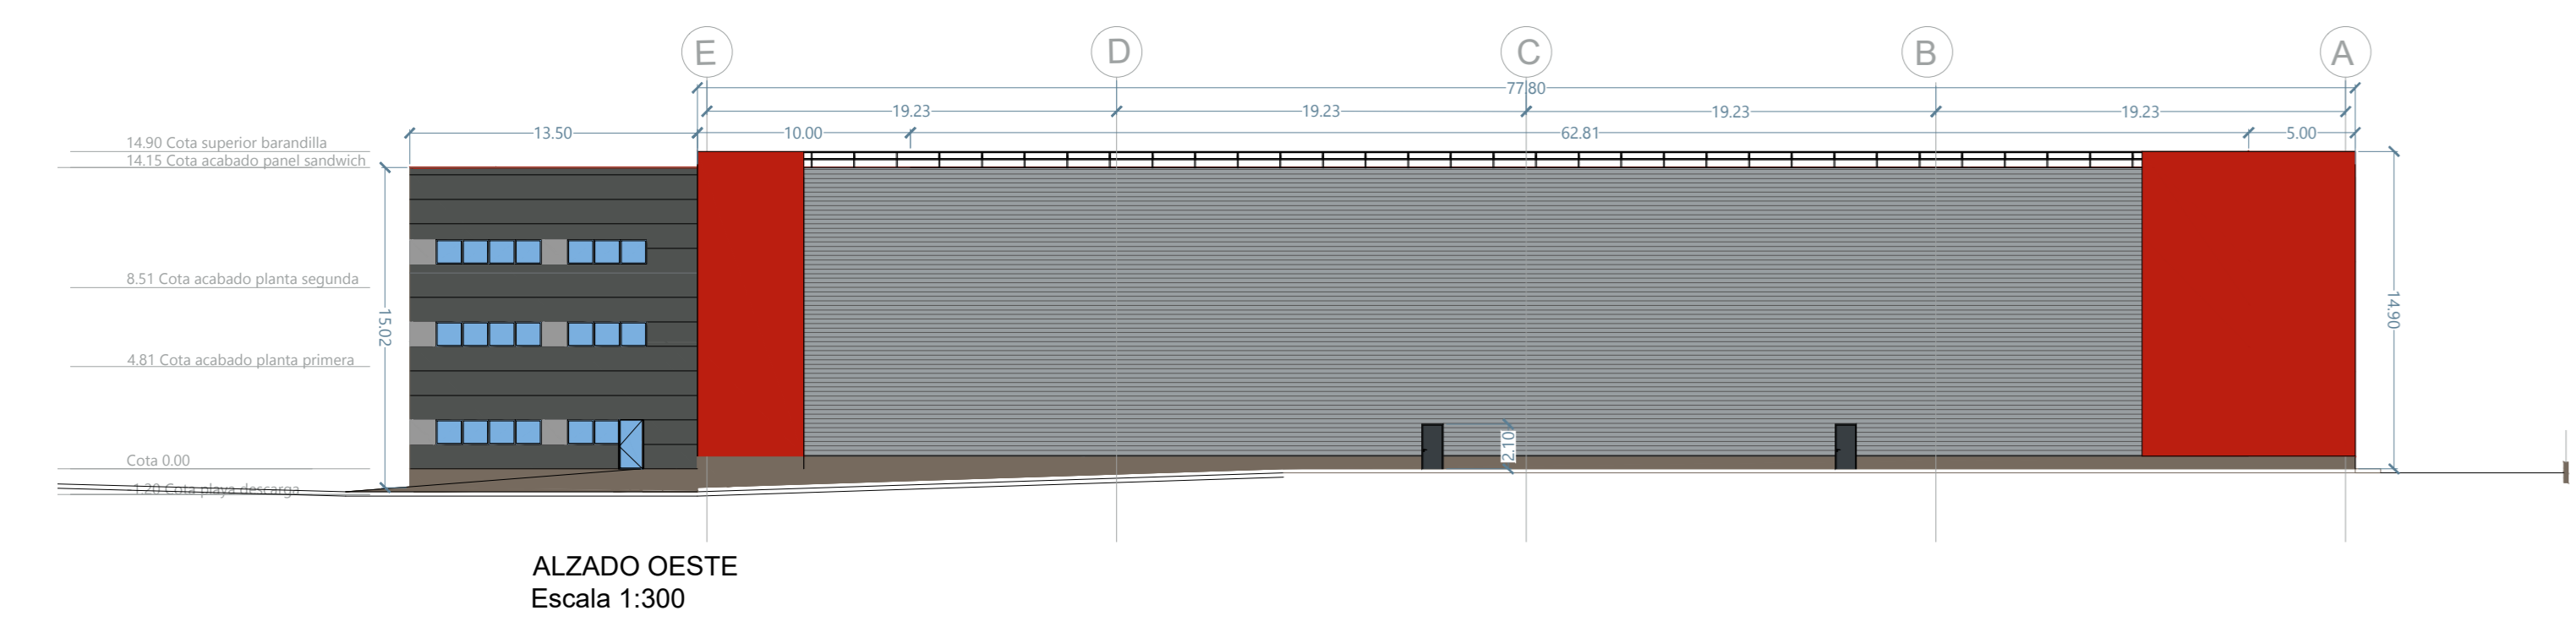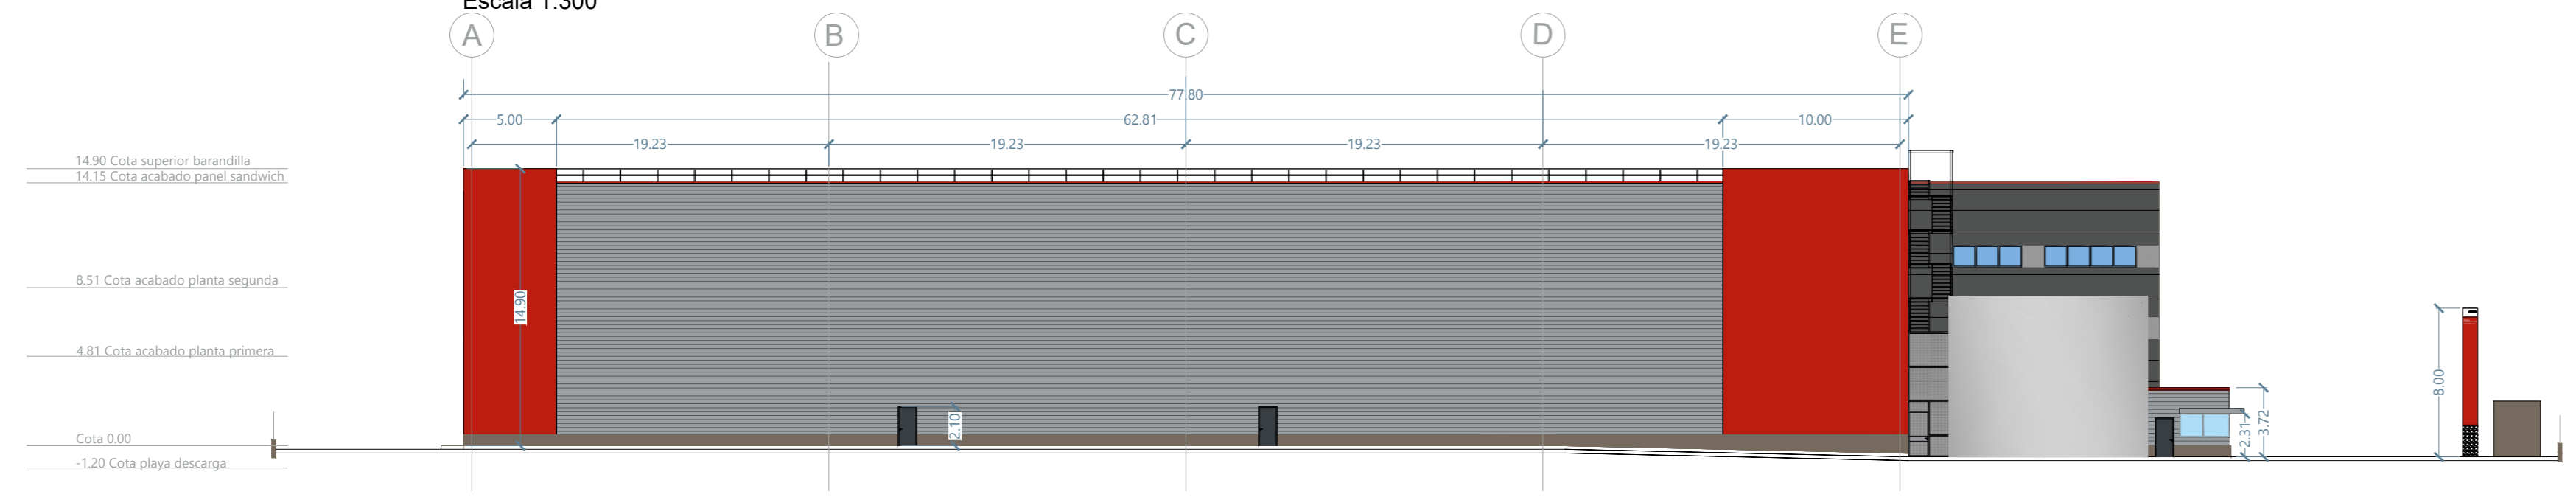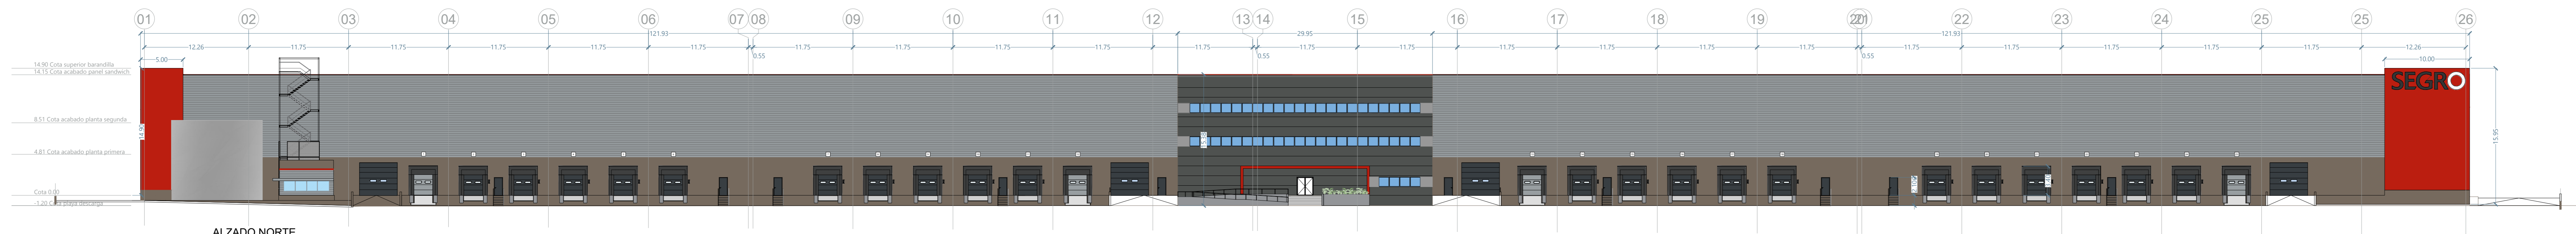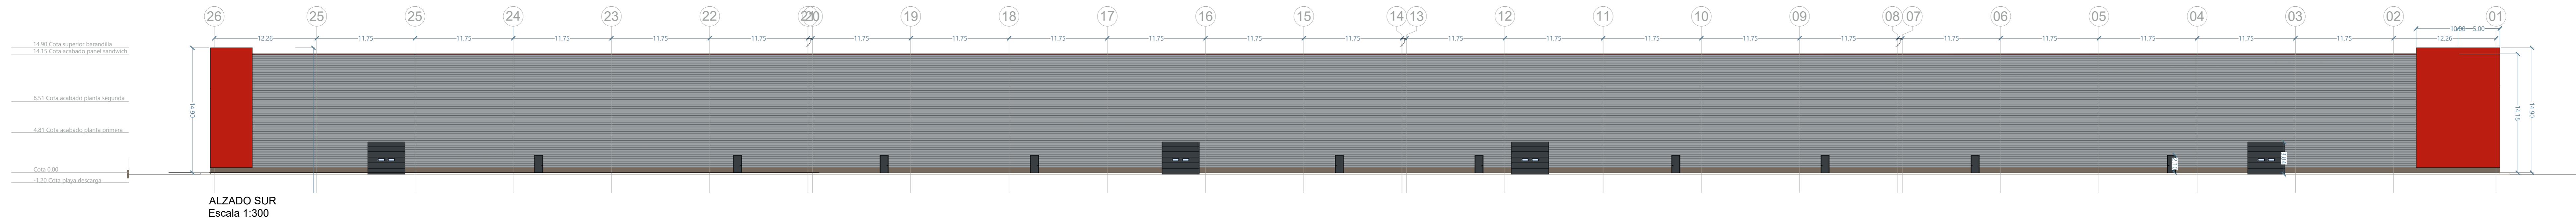

Promotor

SEGRO

Proyecto: **PROYECTO DE SOLICITUD DE LICENCIA DE NAVE INDUSTRIAL SIN ACTIVIDAD DEFINIDA**

emplazamiento: **CL CAN FENOSA 1-21 Martorelles, Barcelona**


contenido plano: **ALZADO**

plano nº: **AR-0104**


dibujado: L. Sineiro	expediente: IN-5443-24	escala: 1:300
comprobado: A. Izquierdo	archivo:	fecha: Mayo 2024

el promotor: **Simón Prieto Benavides**
Cof. nº: 18.664


el facultativo: **inel**
Güell i Ferrer 94, 1º
08912 Barcelona, BARCELONA
Tel. +34 934 602 721
info@inel-2000.com
www.inel-2000.com

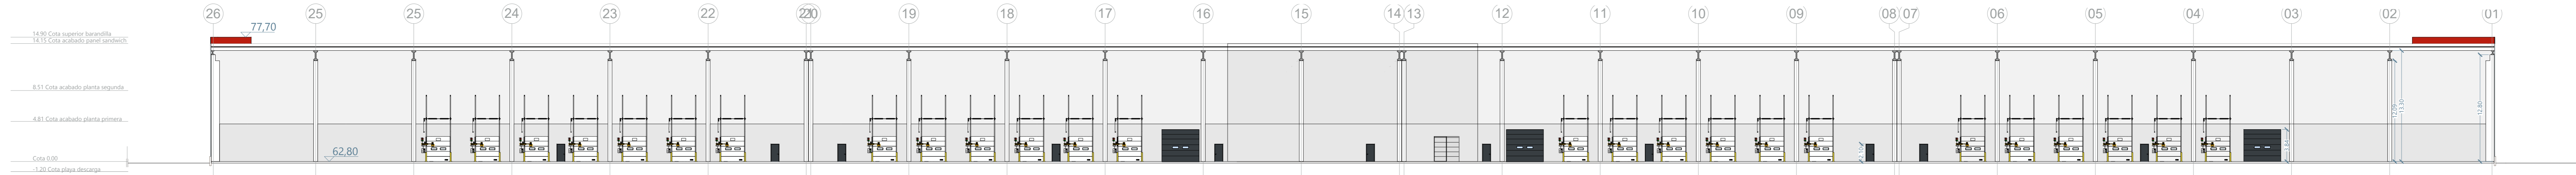


SECCIÓN LONGITUDINAL A-A'
Escala 1:300

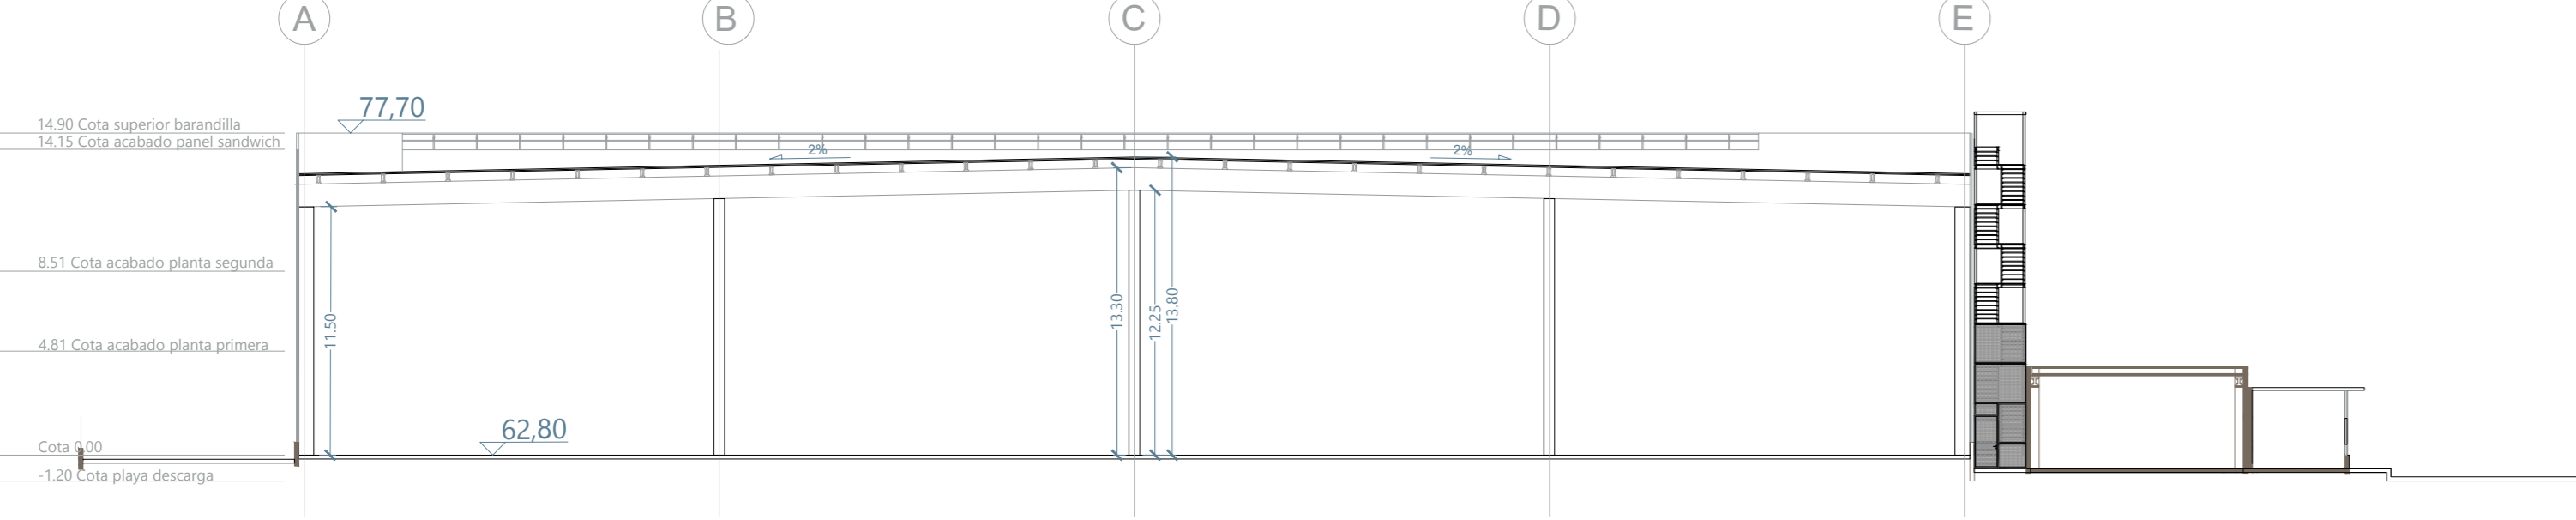

SECCIÓN TRANSVERSAL B-B'
Escala 1:300

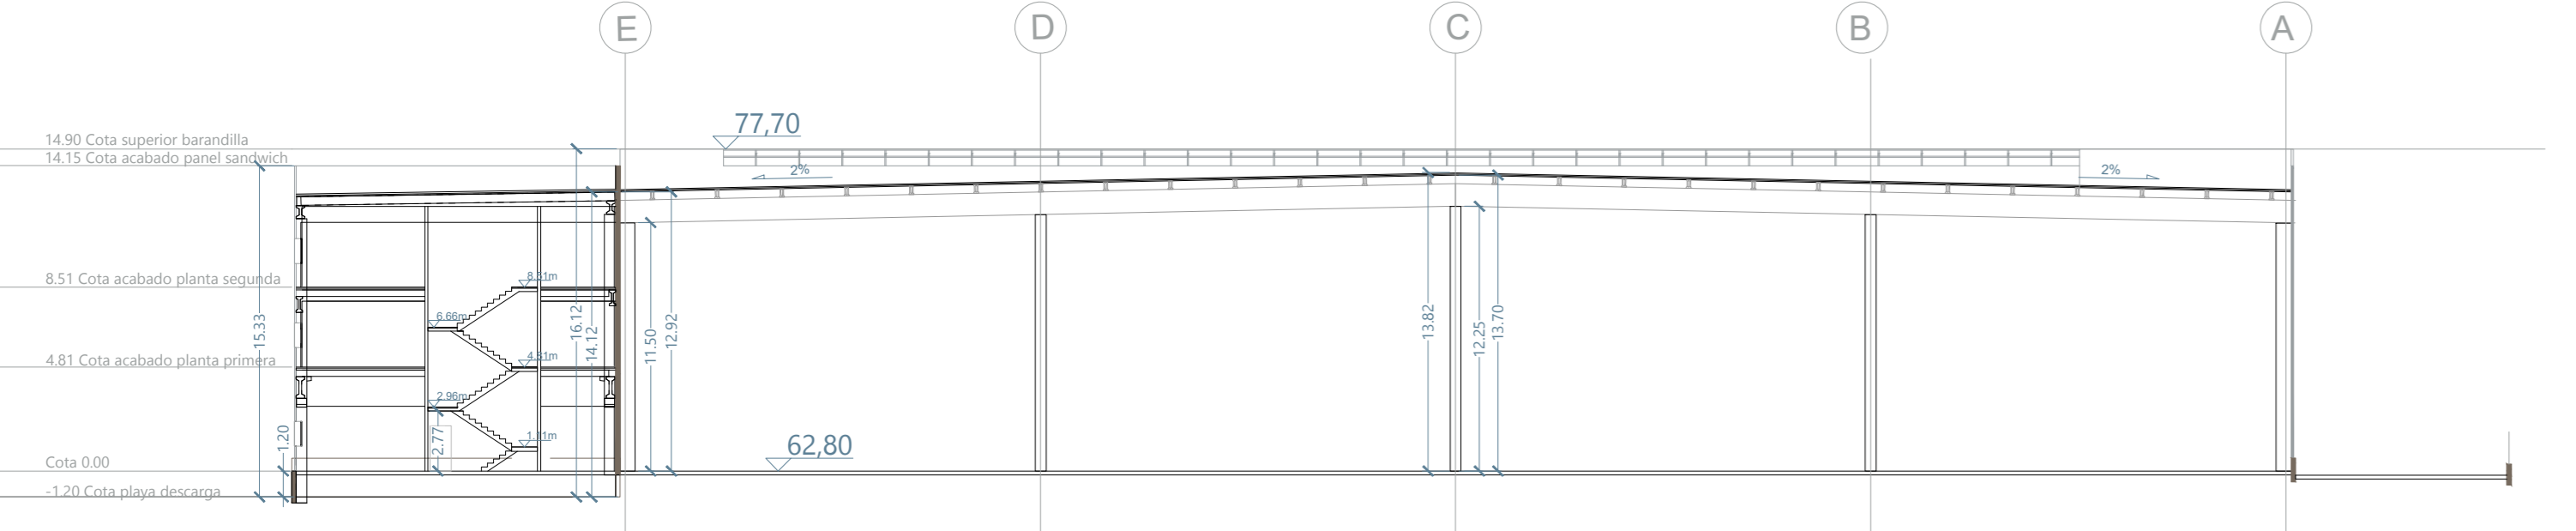

SECCIÓN TRANSVERSAL C-C'
Escala 1:300

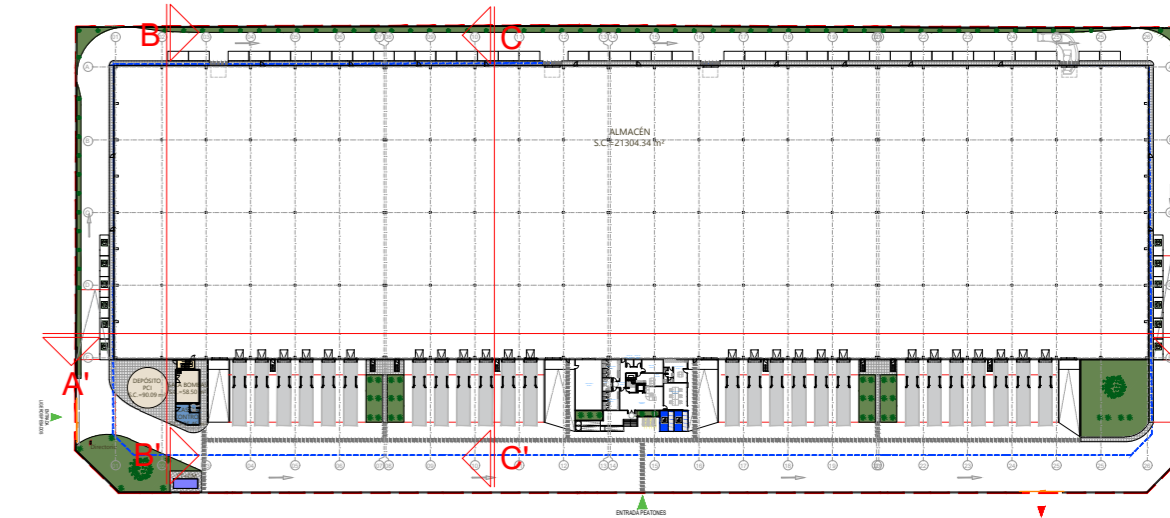

LOCALIZADOR

descripción de la modificación
 modificado por
 fecha
 rev. a

Promotor

SEGRO

proyecto
PROYECTO DE SOLICITUD DE LICENCIA DE NAVE INDUSTRIAL SIN ACTIVIDAD DEFINIDA

emplazamiento
**CL CAN FENOSA 1-21
 Martorelles, Barcelona**

contenido plano
SECCIONES

plano nº
AR-0105

dibujado L. Sineiro	expediente IN-5443-24	escala Indicadas
comprobado A. Izquierdo	fichero	fecha Mayo 2024

el promotor

el facultativo

Simón Prieto Benavides
 Col. nº: 18.664

inel
 Guell i Ferrer 94, 1º
 08913 Badalona, BARCELONA
 Tel. +34 934 602 721
 info@inel-2000.com
 www.inel-2000.com

QUEDA TOTALMENTE PROHIBIDA LA REPRODUCCION DE ESTE PLANO SIN PREVIA AUTORIZACION